


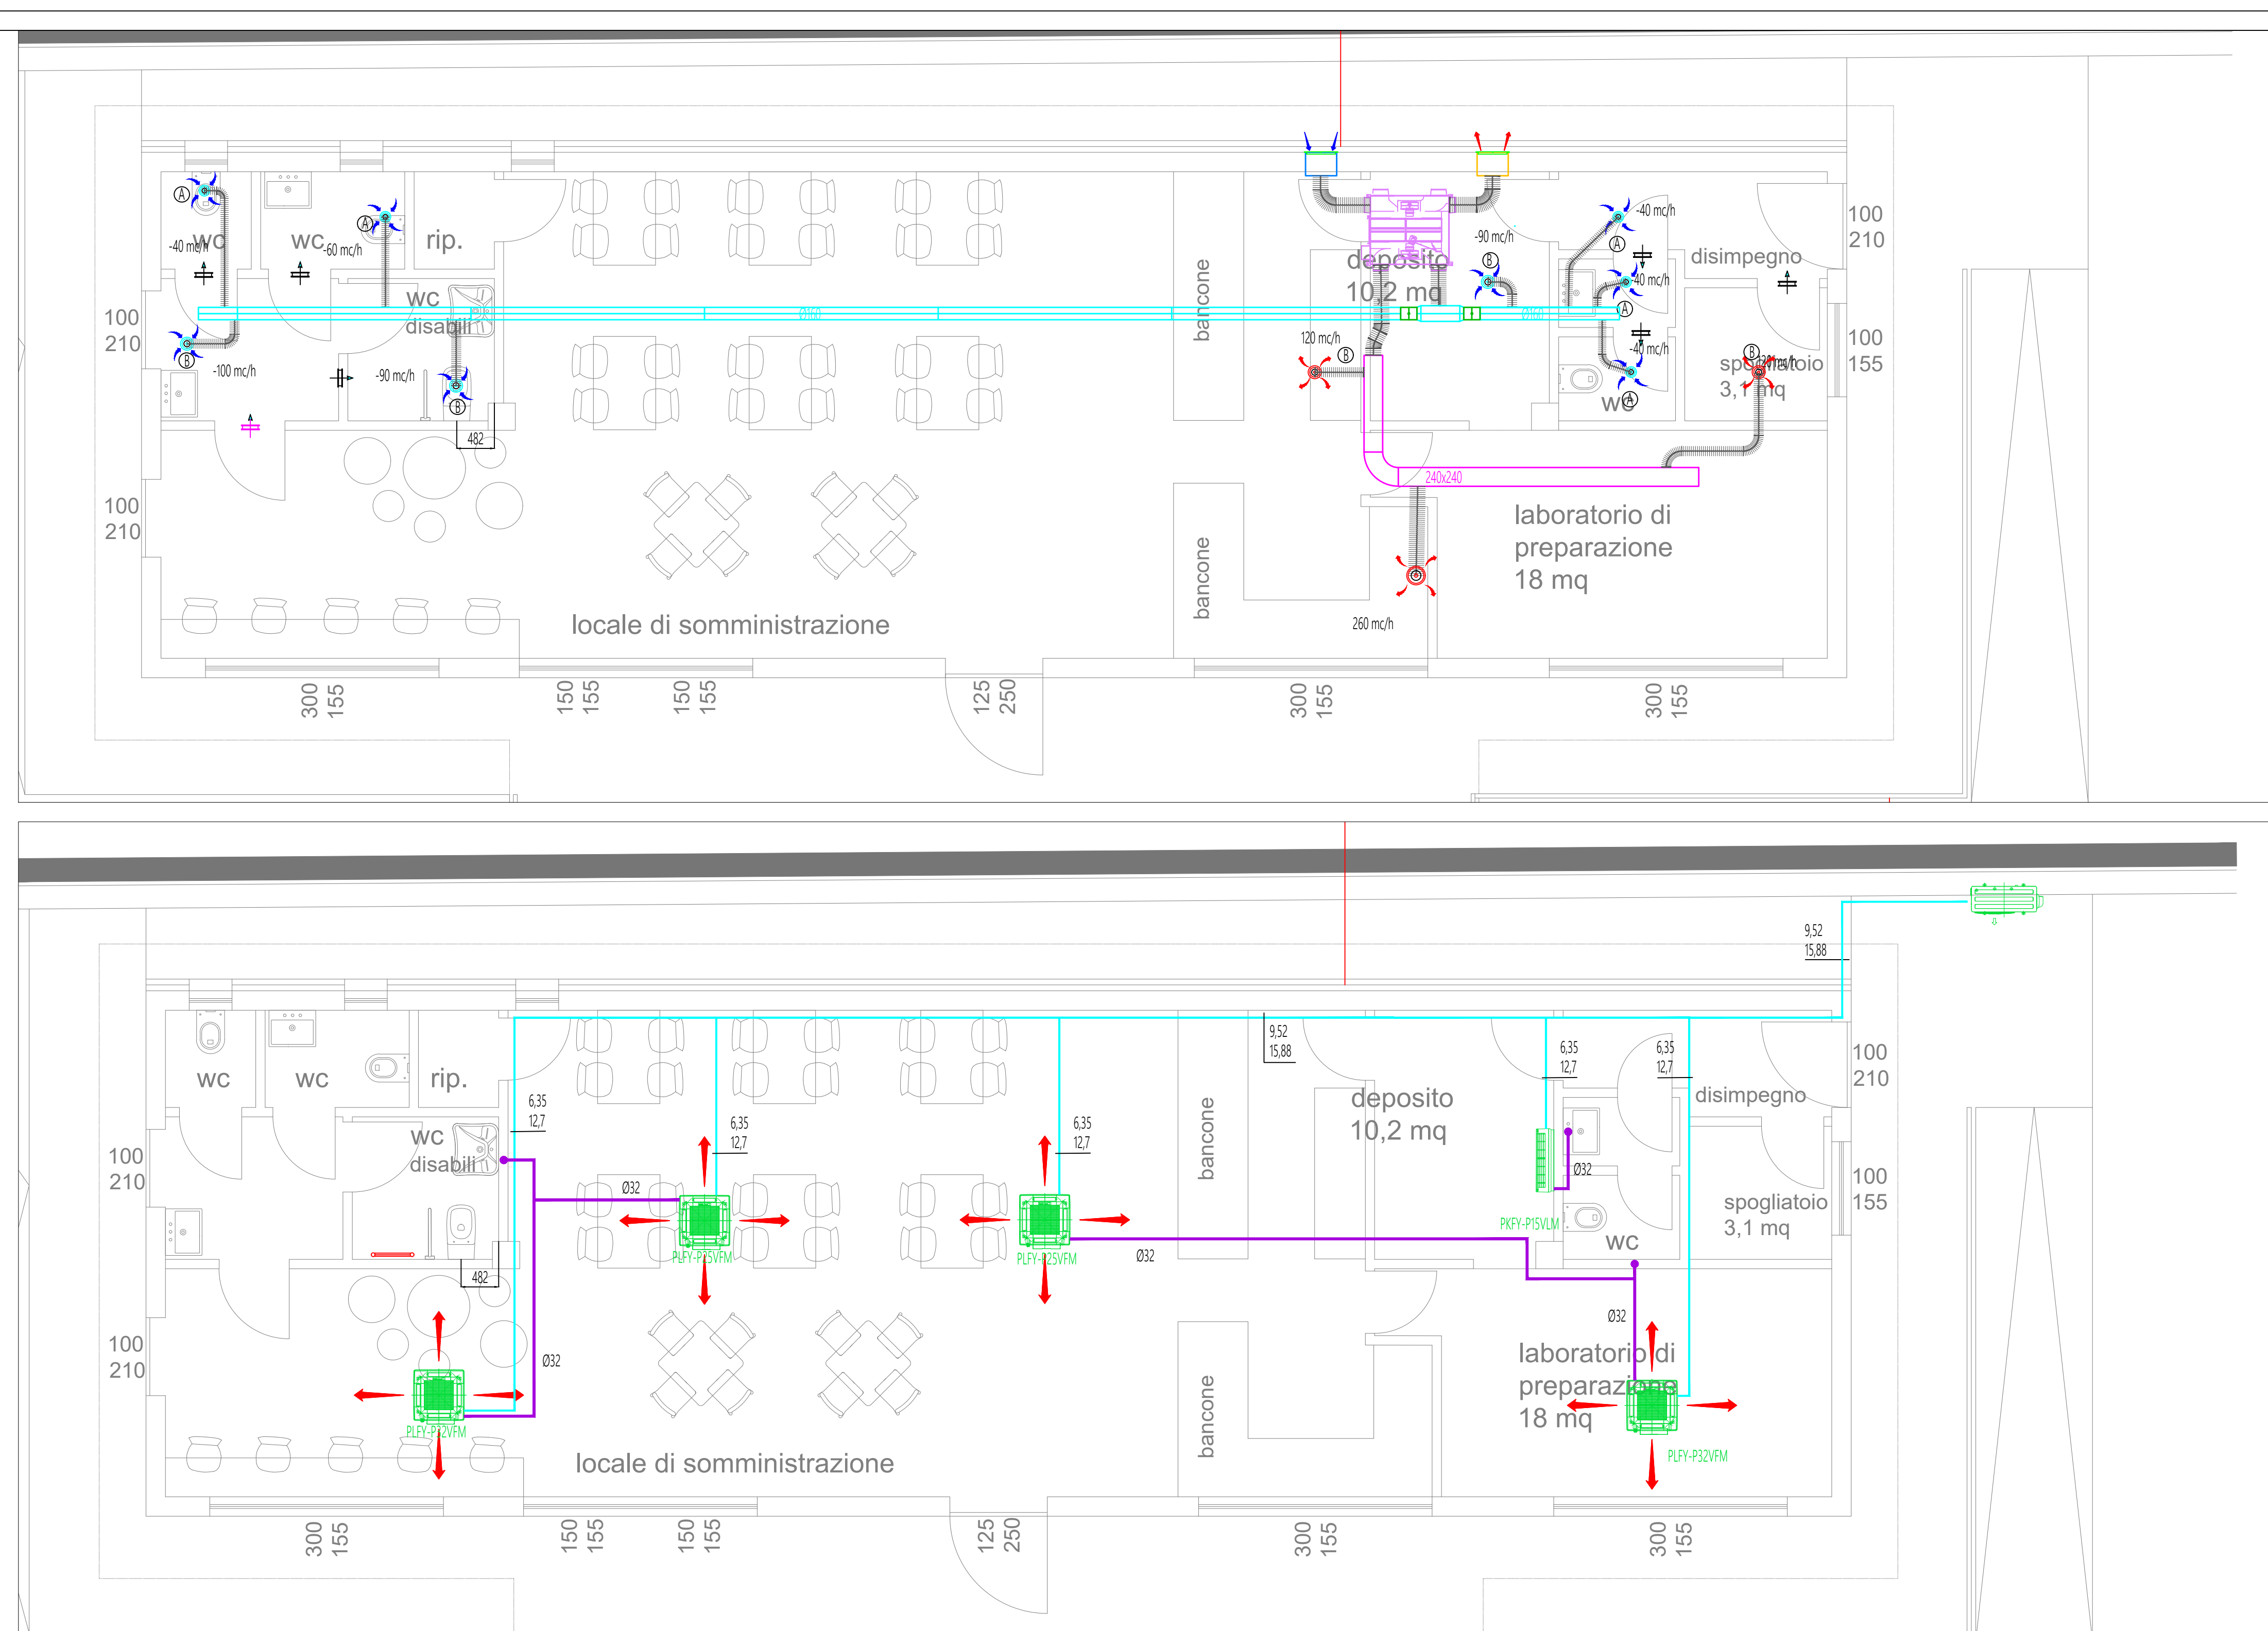
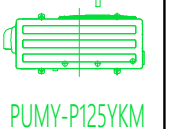
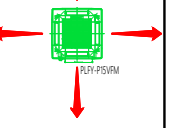
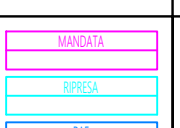
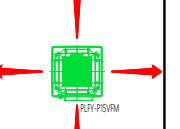
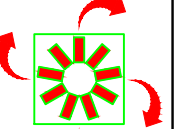
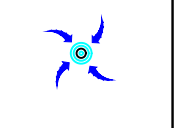
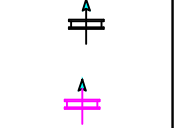


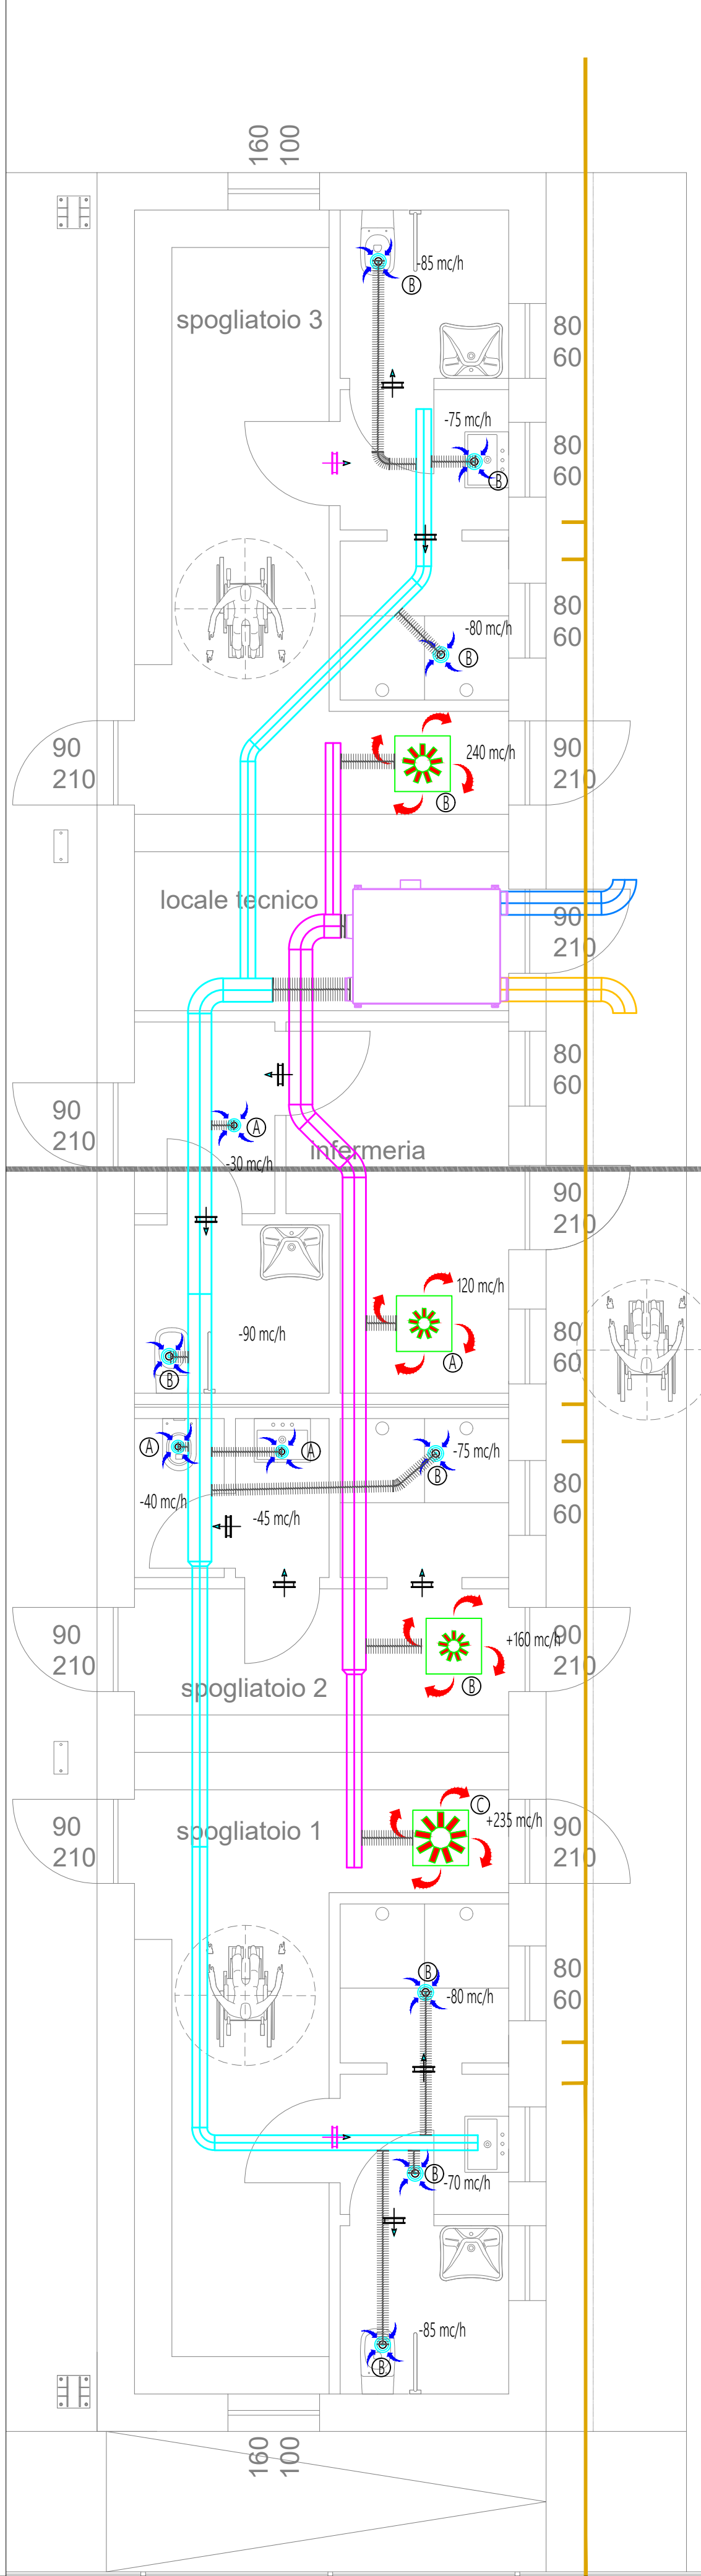

LEGENDA			
	UNITA' ESTERNA serie "Small Y" mod. PUM-P25VM4R2 (85) di costruzione Mitsubishi Electric, avente le seguenti caratteristiche: potenza frigorifera resa 14 kW potenza assorbita nominale 3,46-3,74 kW alimentazione elettrica 400V trifase 50 Hz livello pressione sonora 52 dB (A) dimensioni (HxLxP) 1338x1050x330 mm peso 125 kg		UNITA' INTERNA MONOBLOCCO, con scambiatore di calore a flussi incrociati Losanay e batteria ad espansione mod. GUF-100RD4, di costruzione Mitsubishi Electric, avente le seguenti caratteristiche: potenza termica 12,56 kW potenza frigorifera 11,44 kW efficienza di scambio raffreddamento 70-74 % efficienza di scambio riscaldamento 64,5-68,5 % portata aria 1000-1000 m³/h potenza assorbita max 0,55 kW alimentazione 230V monofase 50 Hz livello pressione sonora 39-34 dB (A) dimensioni (HxLxP) 398x1235x580 mm peso 98 kg
	UNITA' INTERNA a cassetta a 4 vie idonea per l'incasso nel controsoffitto mod. PLV-P25VM-E1, di costruzione Mitsubishi Electric, avente le seguenti caratteristiche: potenza frigorifera 2,8 kW potenza termica 3,2 kW alimentazione 230V monofase 50 Hz dimensioni unità (HxLxP) 246x176x170 mm dimensioni griglia (HxLxP) 10x62x4625 mm livello pressione sonora 26-33 dB (A) peso 17 kg		CANALIZZAZIONI circolari spiralate per mandata e ripresa aria, con nervature di rinforzo, realizzate in lamiera di acciaio zincato con giunzioni ad innesto e guarnizioni a doppio labbro Diam. A: disegno
	UNITA' INTERNA a cassetta a 4 vie idonea per l'incasso nel controsoffitto mod. PLV-P20VM-E1, di costruzione Mitsubishi Electric, avente le seguenti caratteristiche: potenza frigorifera 2,2 kW potenza termica 2,5 kW alimentazione 230V monofase 50 Hz dimensioni unità (HxLxP) 246x176x170 mm dimensioni griglia (HxLxP) 10x62x4625 mm livello pressione sonora 26-31 dB (A) peso 17 kg		CONDOTTI FLESSIBILI presalati per il collegamento dei diffusori circolari con le canalizzazioni di alimentazione, completi di fascetta di bloccaggio Diam. A: disegno
	TUBAZIONI di collegamento tra l'unità esterna e le varie unità interne realizzate con tubo di rame per refrigerazione completo di coibentazione e raccorderia saldata		VALVOLA di ventilazione in acciaio RAL 9010 con regolazione e vite di ripresa Marca: Ecodima Diam.: A Ø100 B Ø125
	PREDISPOSIZIONE PER TERMOARREDO ELETTRICO Alimentazione: 230 V monofase 50Hz Potenza assorbita: 700W		GRIGLIA DI TRANSITO in alluminio Marca: Ecodima Dimensioni: Bianca 200x100 mm Magenta 300x100 mm

		
GAZZERA IMPIANTI S.r.l. Corso Piemonte, 11 - 12049 TRINITA' (CN) - Tel 0172.65.20.02 - Fax 0172.65.29.00 Partita IVA - 02309640049 - E-mail info@gazzeraimpianti.it - Sito www.gazzeraimpianti.it		
Committente SSD CUNEO PADEL E SPORT S.R.L. Via Silvio Pellico, 6 12100 - CUNEO		
Tipologia impianto IMPIANTO DI CLIMATIZZAZIONE E RICAMBIO ARIA		
Ubicazione impianto SPOGLIATOI Via Parco della Gioventù, 1 - 12100 CUNEO		
Descrizione DISEGNO UNIFILIARE DI MASSIMA		Commessa n° P22-131-0
Tavola n° 03	Scala 1:50	Visto VG
Revisione 00	Data 13/05/2022	Disegnatore L.C.
Descrizioni varianti -		
Timbro e Firma		
Questo disegno è di proprietà della Gazzera Impianti S.r.l. e non potrà essere copiato, riprodotto o comunicato ad altre persone senza l'autorizzazione della scrivente.		

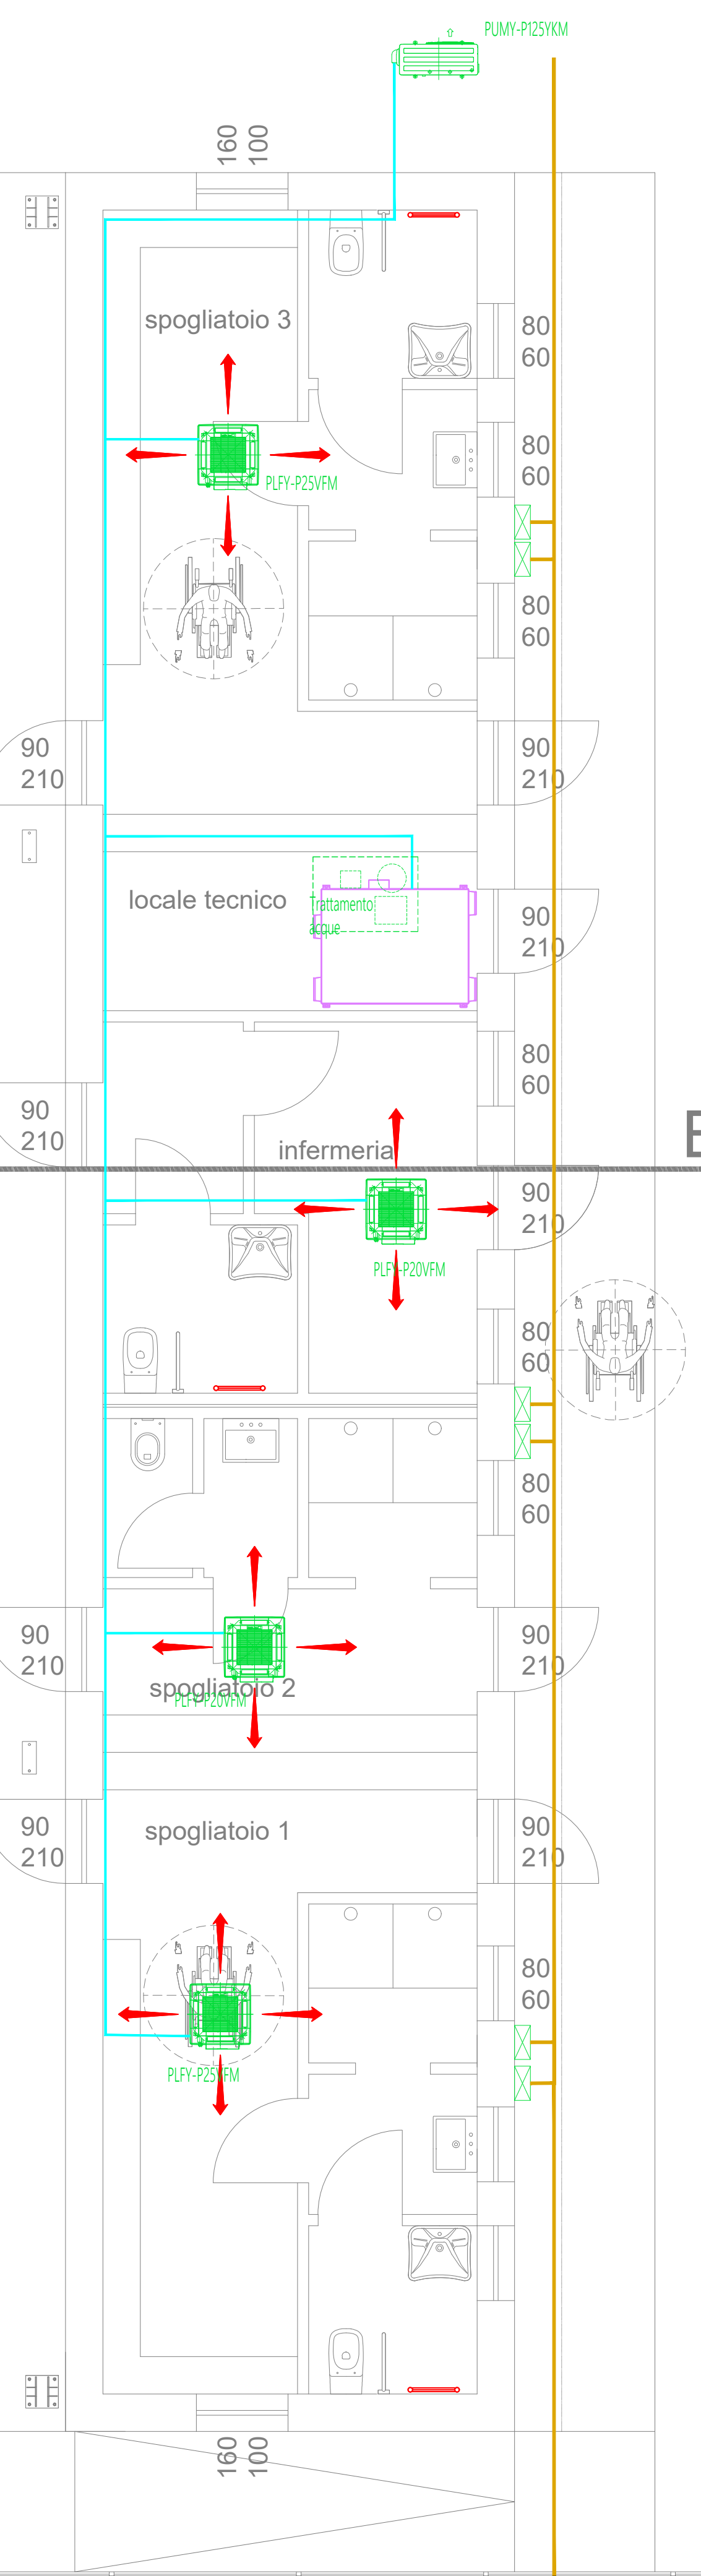

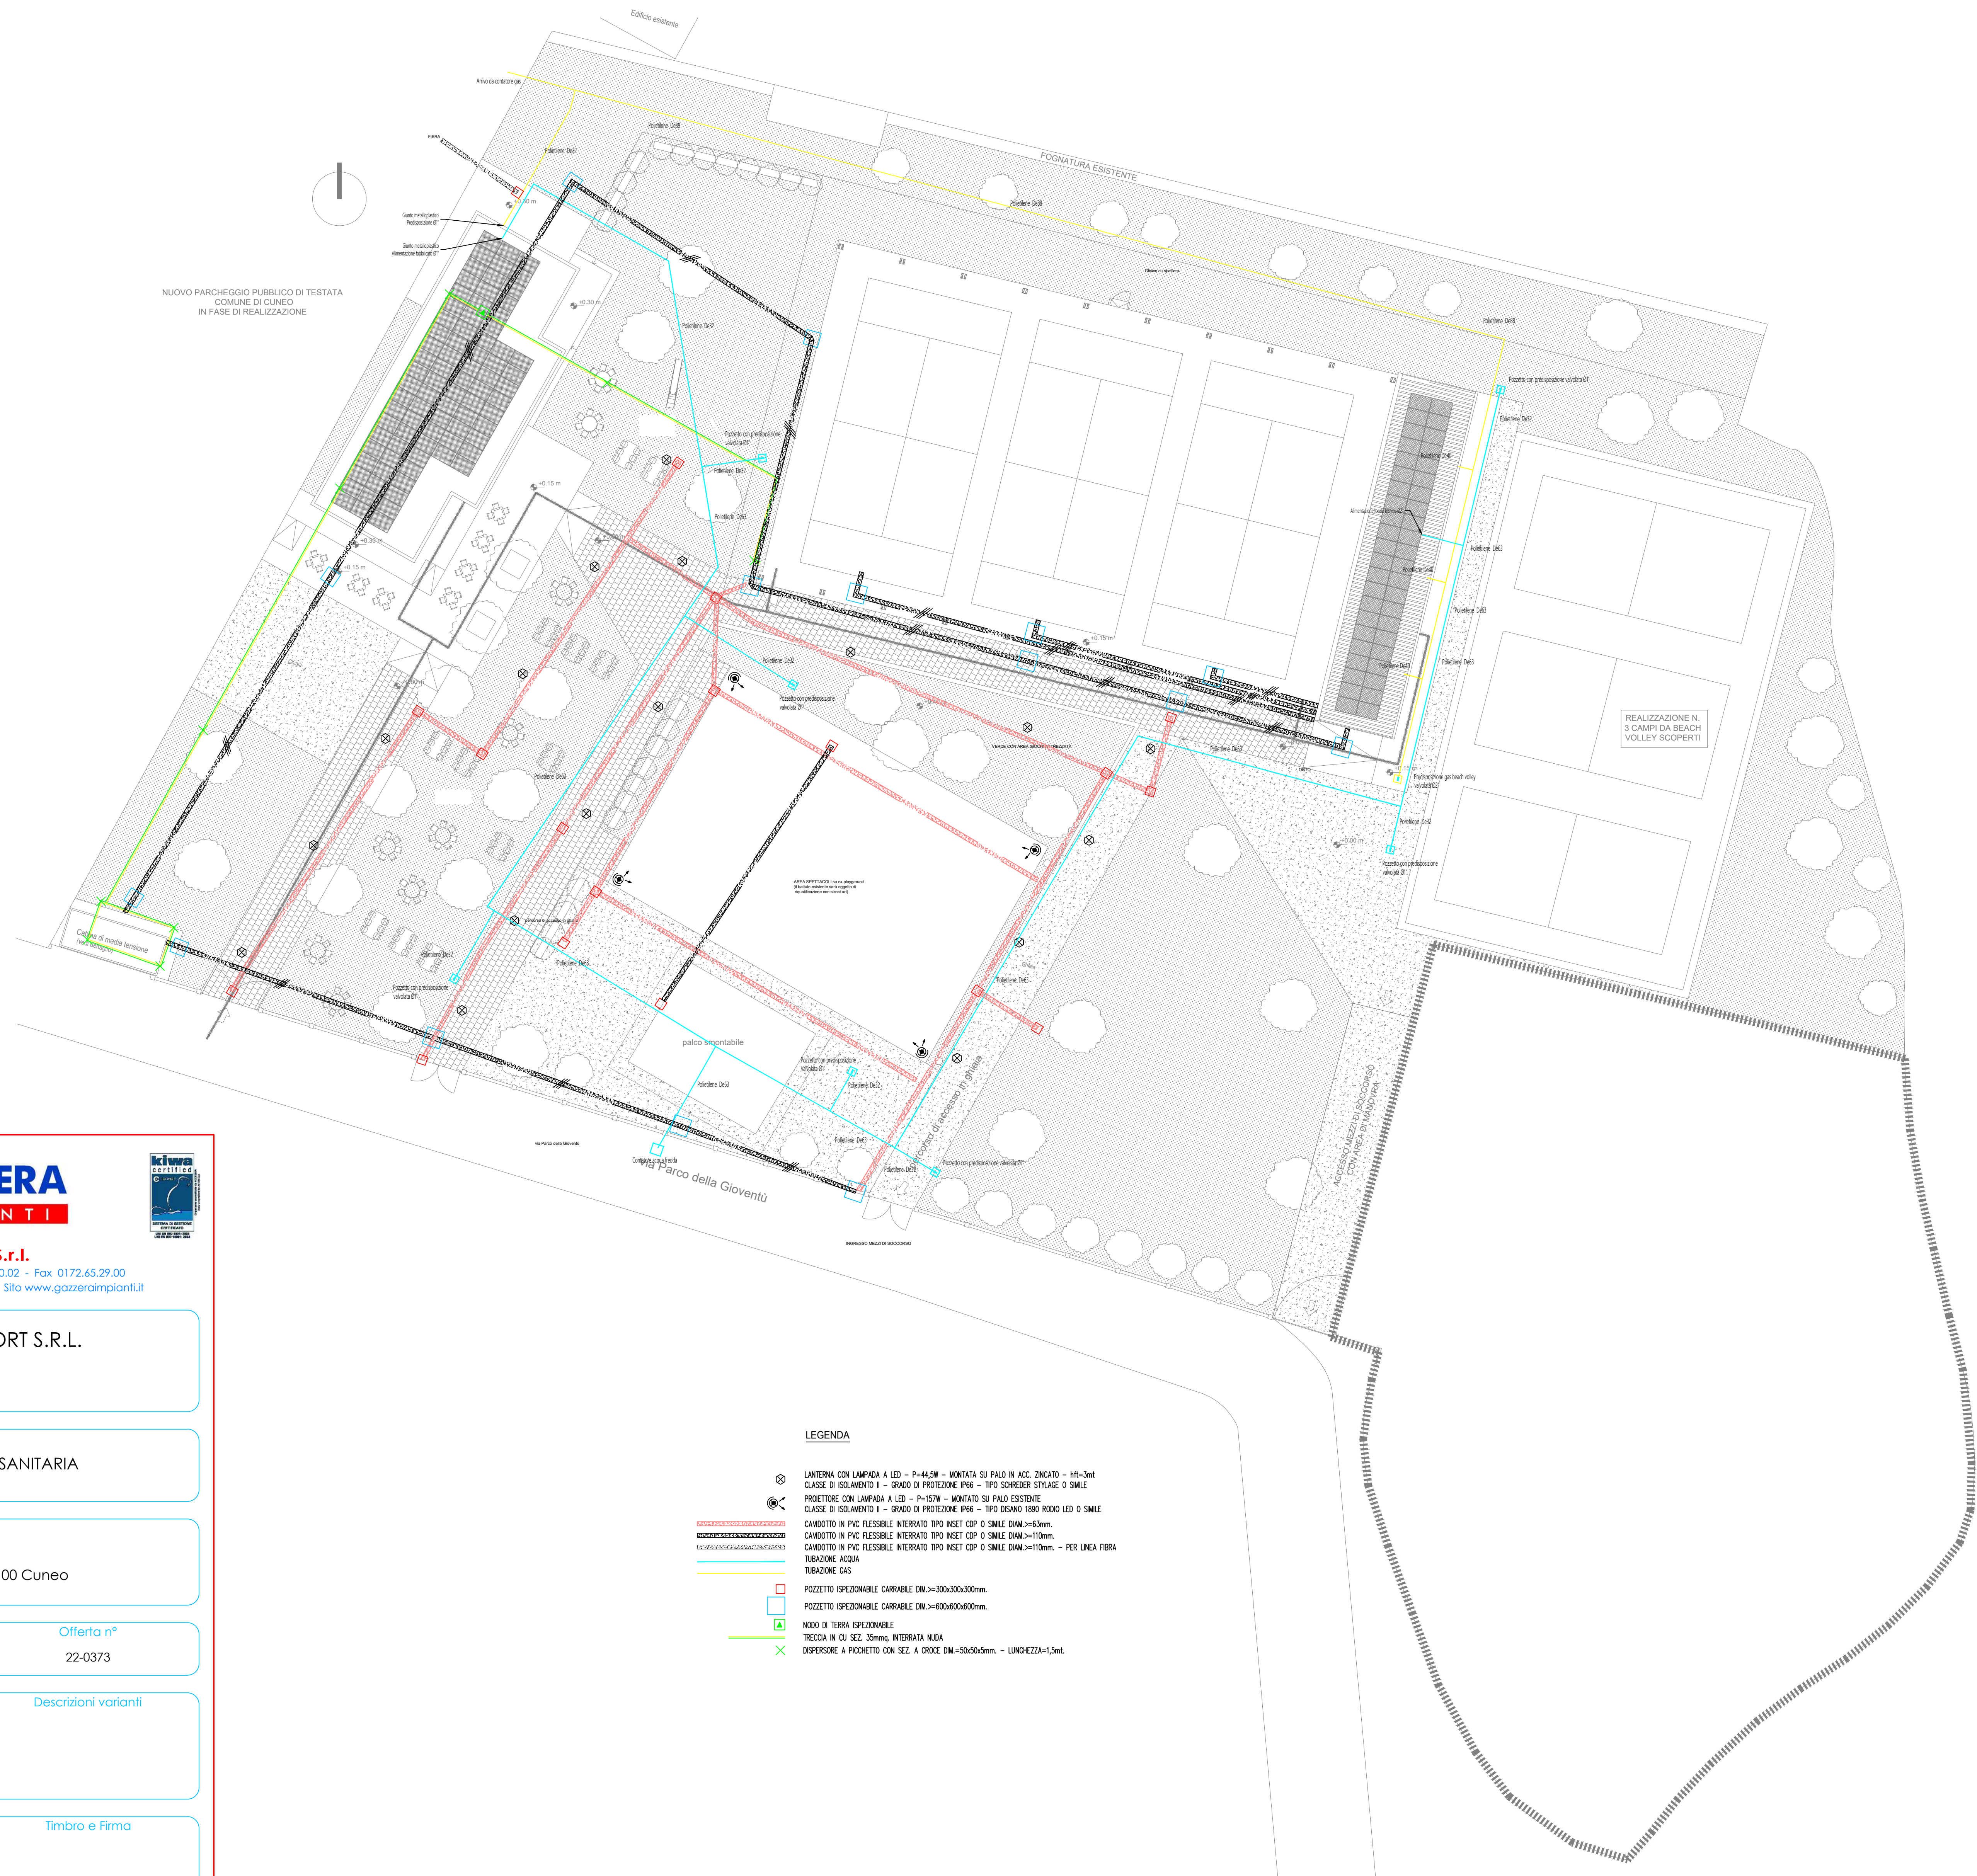



GAZZERA IMPIANTI S.r.l.
Corso Piemonte, 11 - 12049 TRINITA' (CN) Tel 0172.65.20.02 - Fax 0172.65.29.00
Partita IVA - 02309640049 E-mail info@gazzeraimpianti.it Sito www.gazzeraimpianti.it

Committente

SSD CUNEO PADEL E SPORT S.R.L.
Via Silvio Pellico, 6
12100 - CUNEO

Tipologia impianto

DISTRIBUZIONE GAS E ACQUA SANITARIA

Ubicazione impianto

AREA ESTERNA
Via parco della Gioventù, 1 - 12100 Cuneo

Descrizione

Disegno unifilare di massima

Offerta n°

22-0373

Tavola n°

01

Scala

1:200

Visto

VG

Descrizioni varianti

-

Revisione	Data	Disegnatore
00	11/10/2022	C.M.
01	12/01/2023	L.B.

Timbro e Firma

Questo disegno è di proprietà della Gazzera Impianti S.r.l. e non potrà essere copiato, riprodotto o comunicato ad altre persone senza autorizzazione della scrivente.